


Legenda das indicações


VG	Válvula de gaveta - 1"
VG	Válvula de gaveta - 3/4"
LV	Lavatório com Te de 90° - 25 mm - 1/2"
LV	Lavatório com joelho de 90° - 25 mm - 1/2"
MIC	Mictório cranho.c/válvula descarga, com Te de 90° - 25 mm - 1/2"
PIA	Pia de cozinha com Te de 90° - 25 mm - 3/4"
PIA	Pia de cozinha com joelho de 90° - 25 mm - 3/4"
RG	Registro de gaveta c/canopia cromada c/PVC soldável - 1/2"
VS	Vaso sanitário com caixa de descarga - 3/4"

Legenda


Alimentador Predial
Hidômetros
Registro de gaveta c/canopia cromada c/PVC soldável
Válvula de gaveta

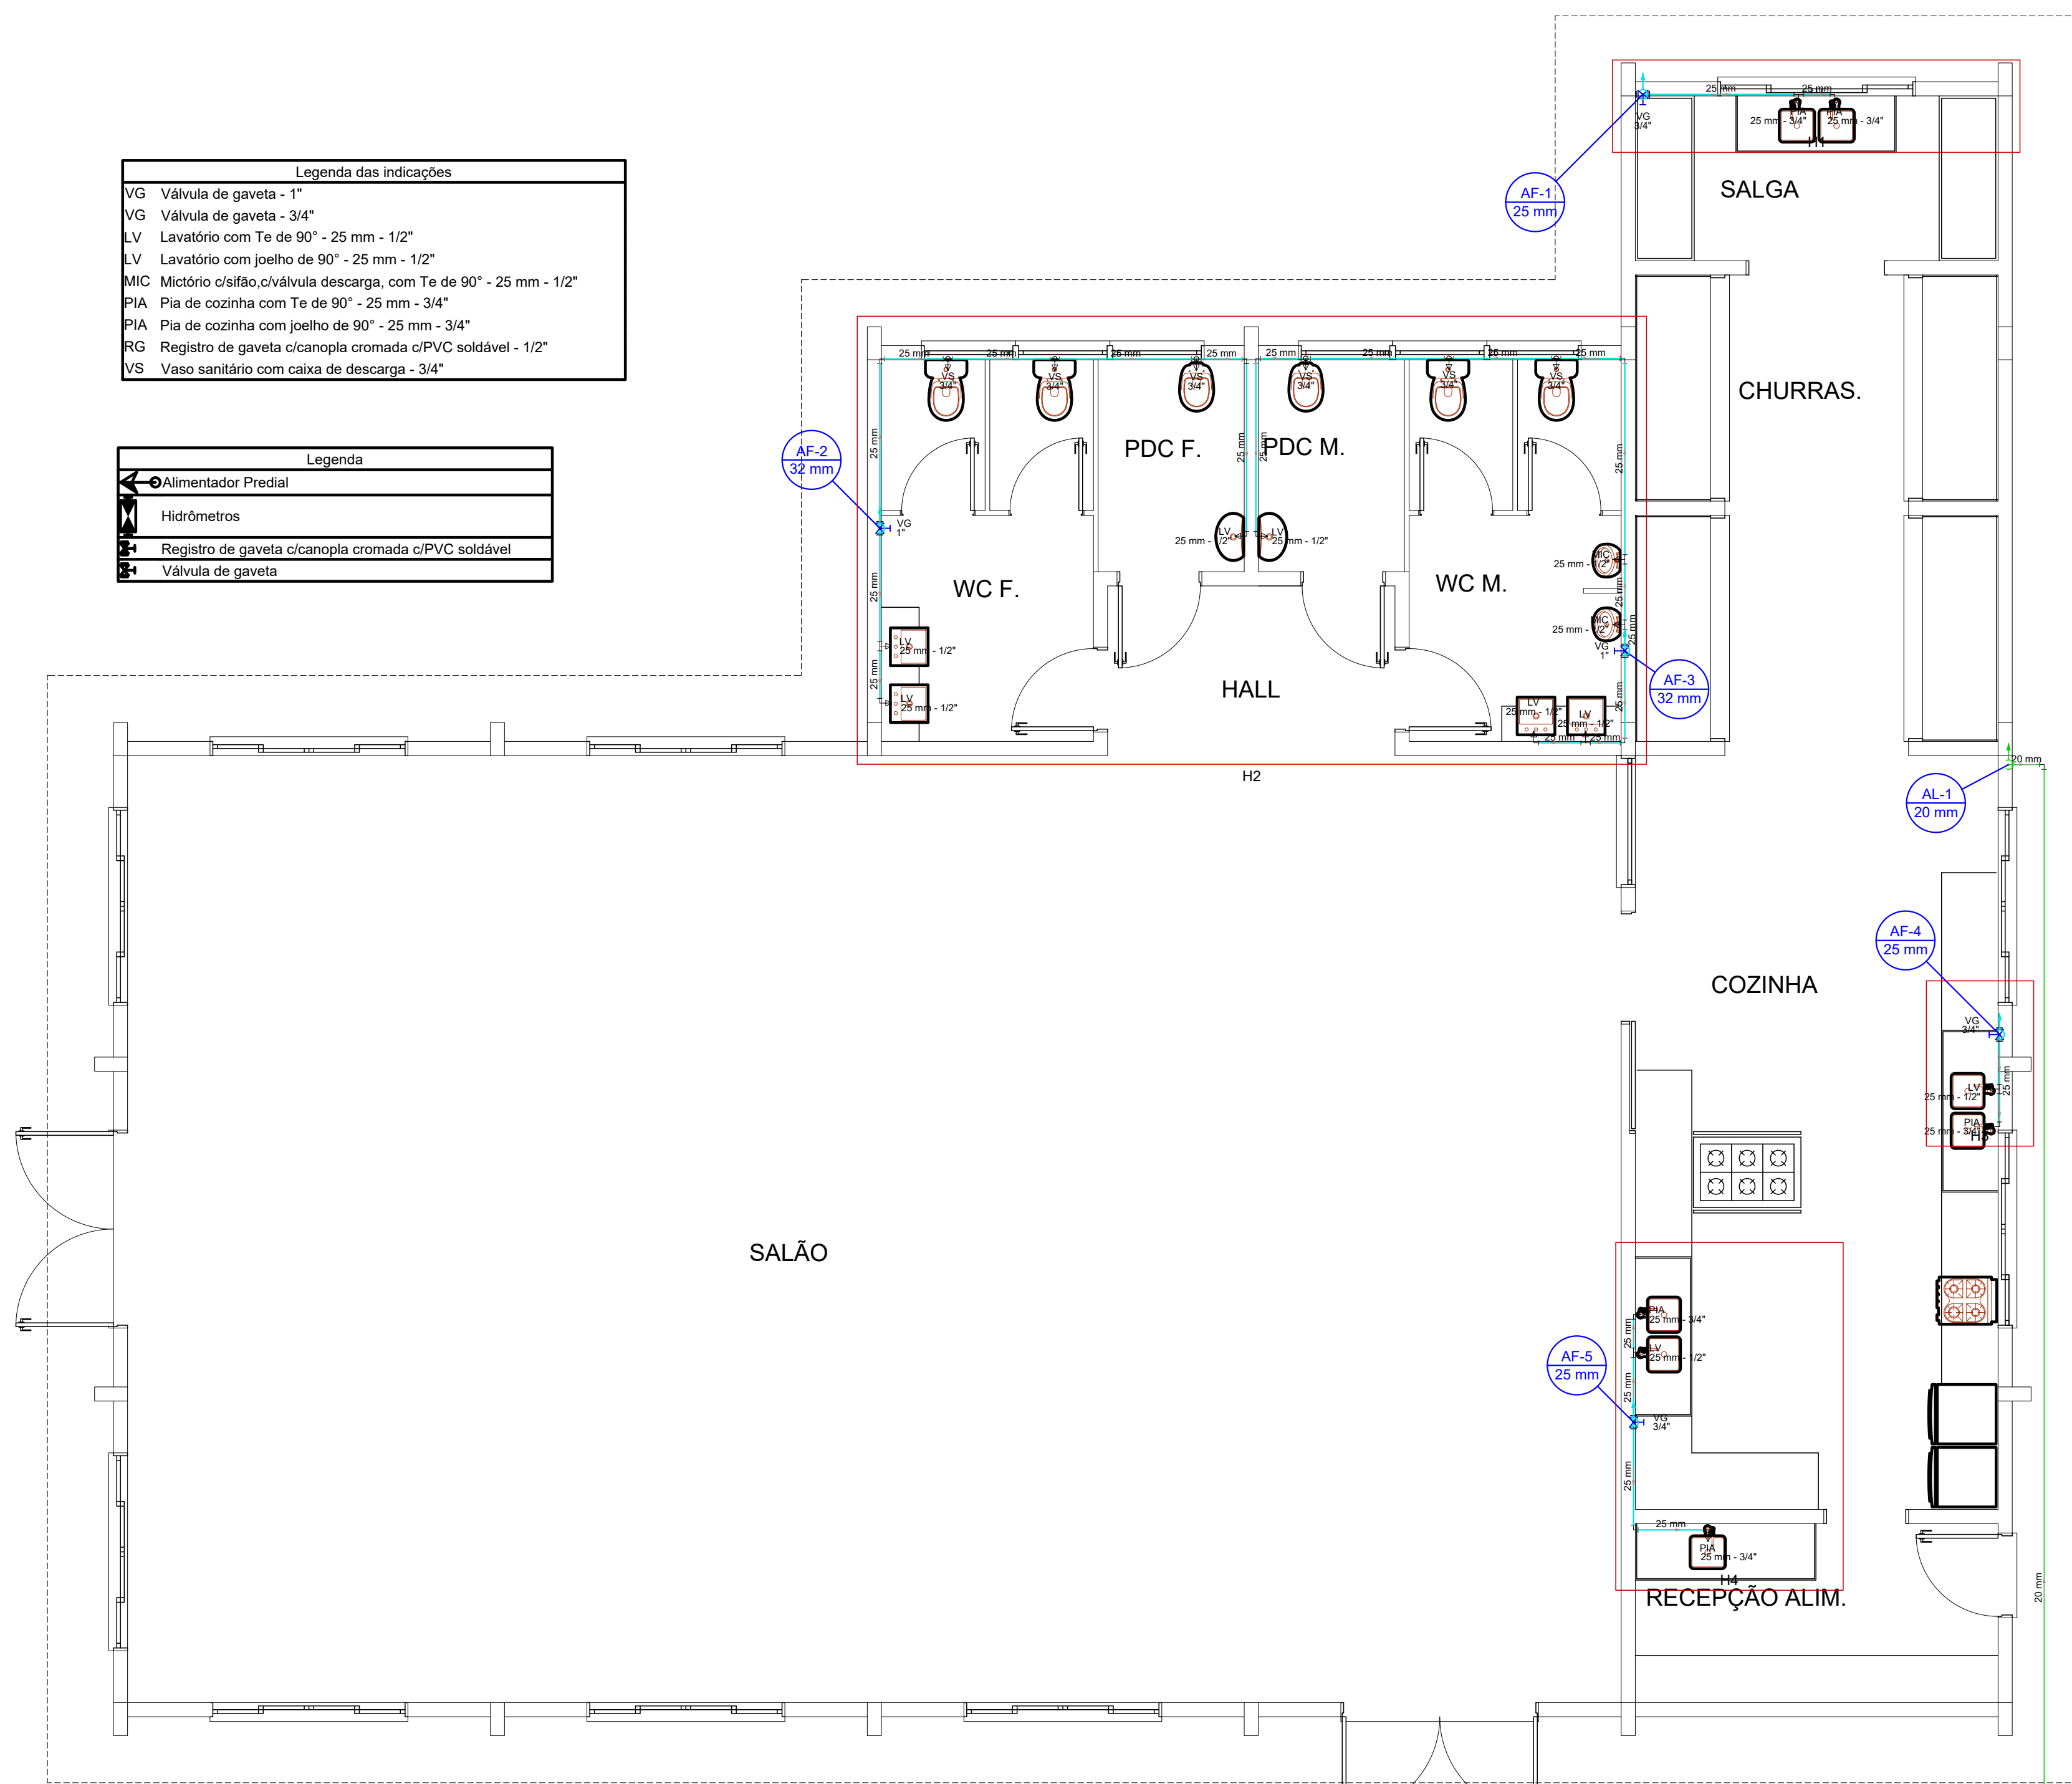

PLANTA BAIXA HIDRÁULICA
PAVIMENTO INFERIOR
Área: 312,80 m²
Escala: 1:50

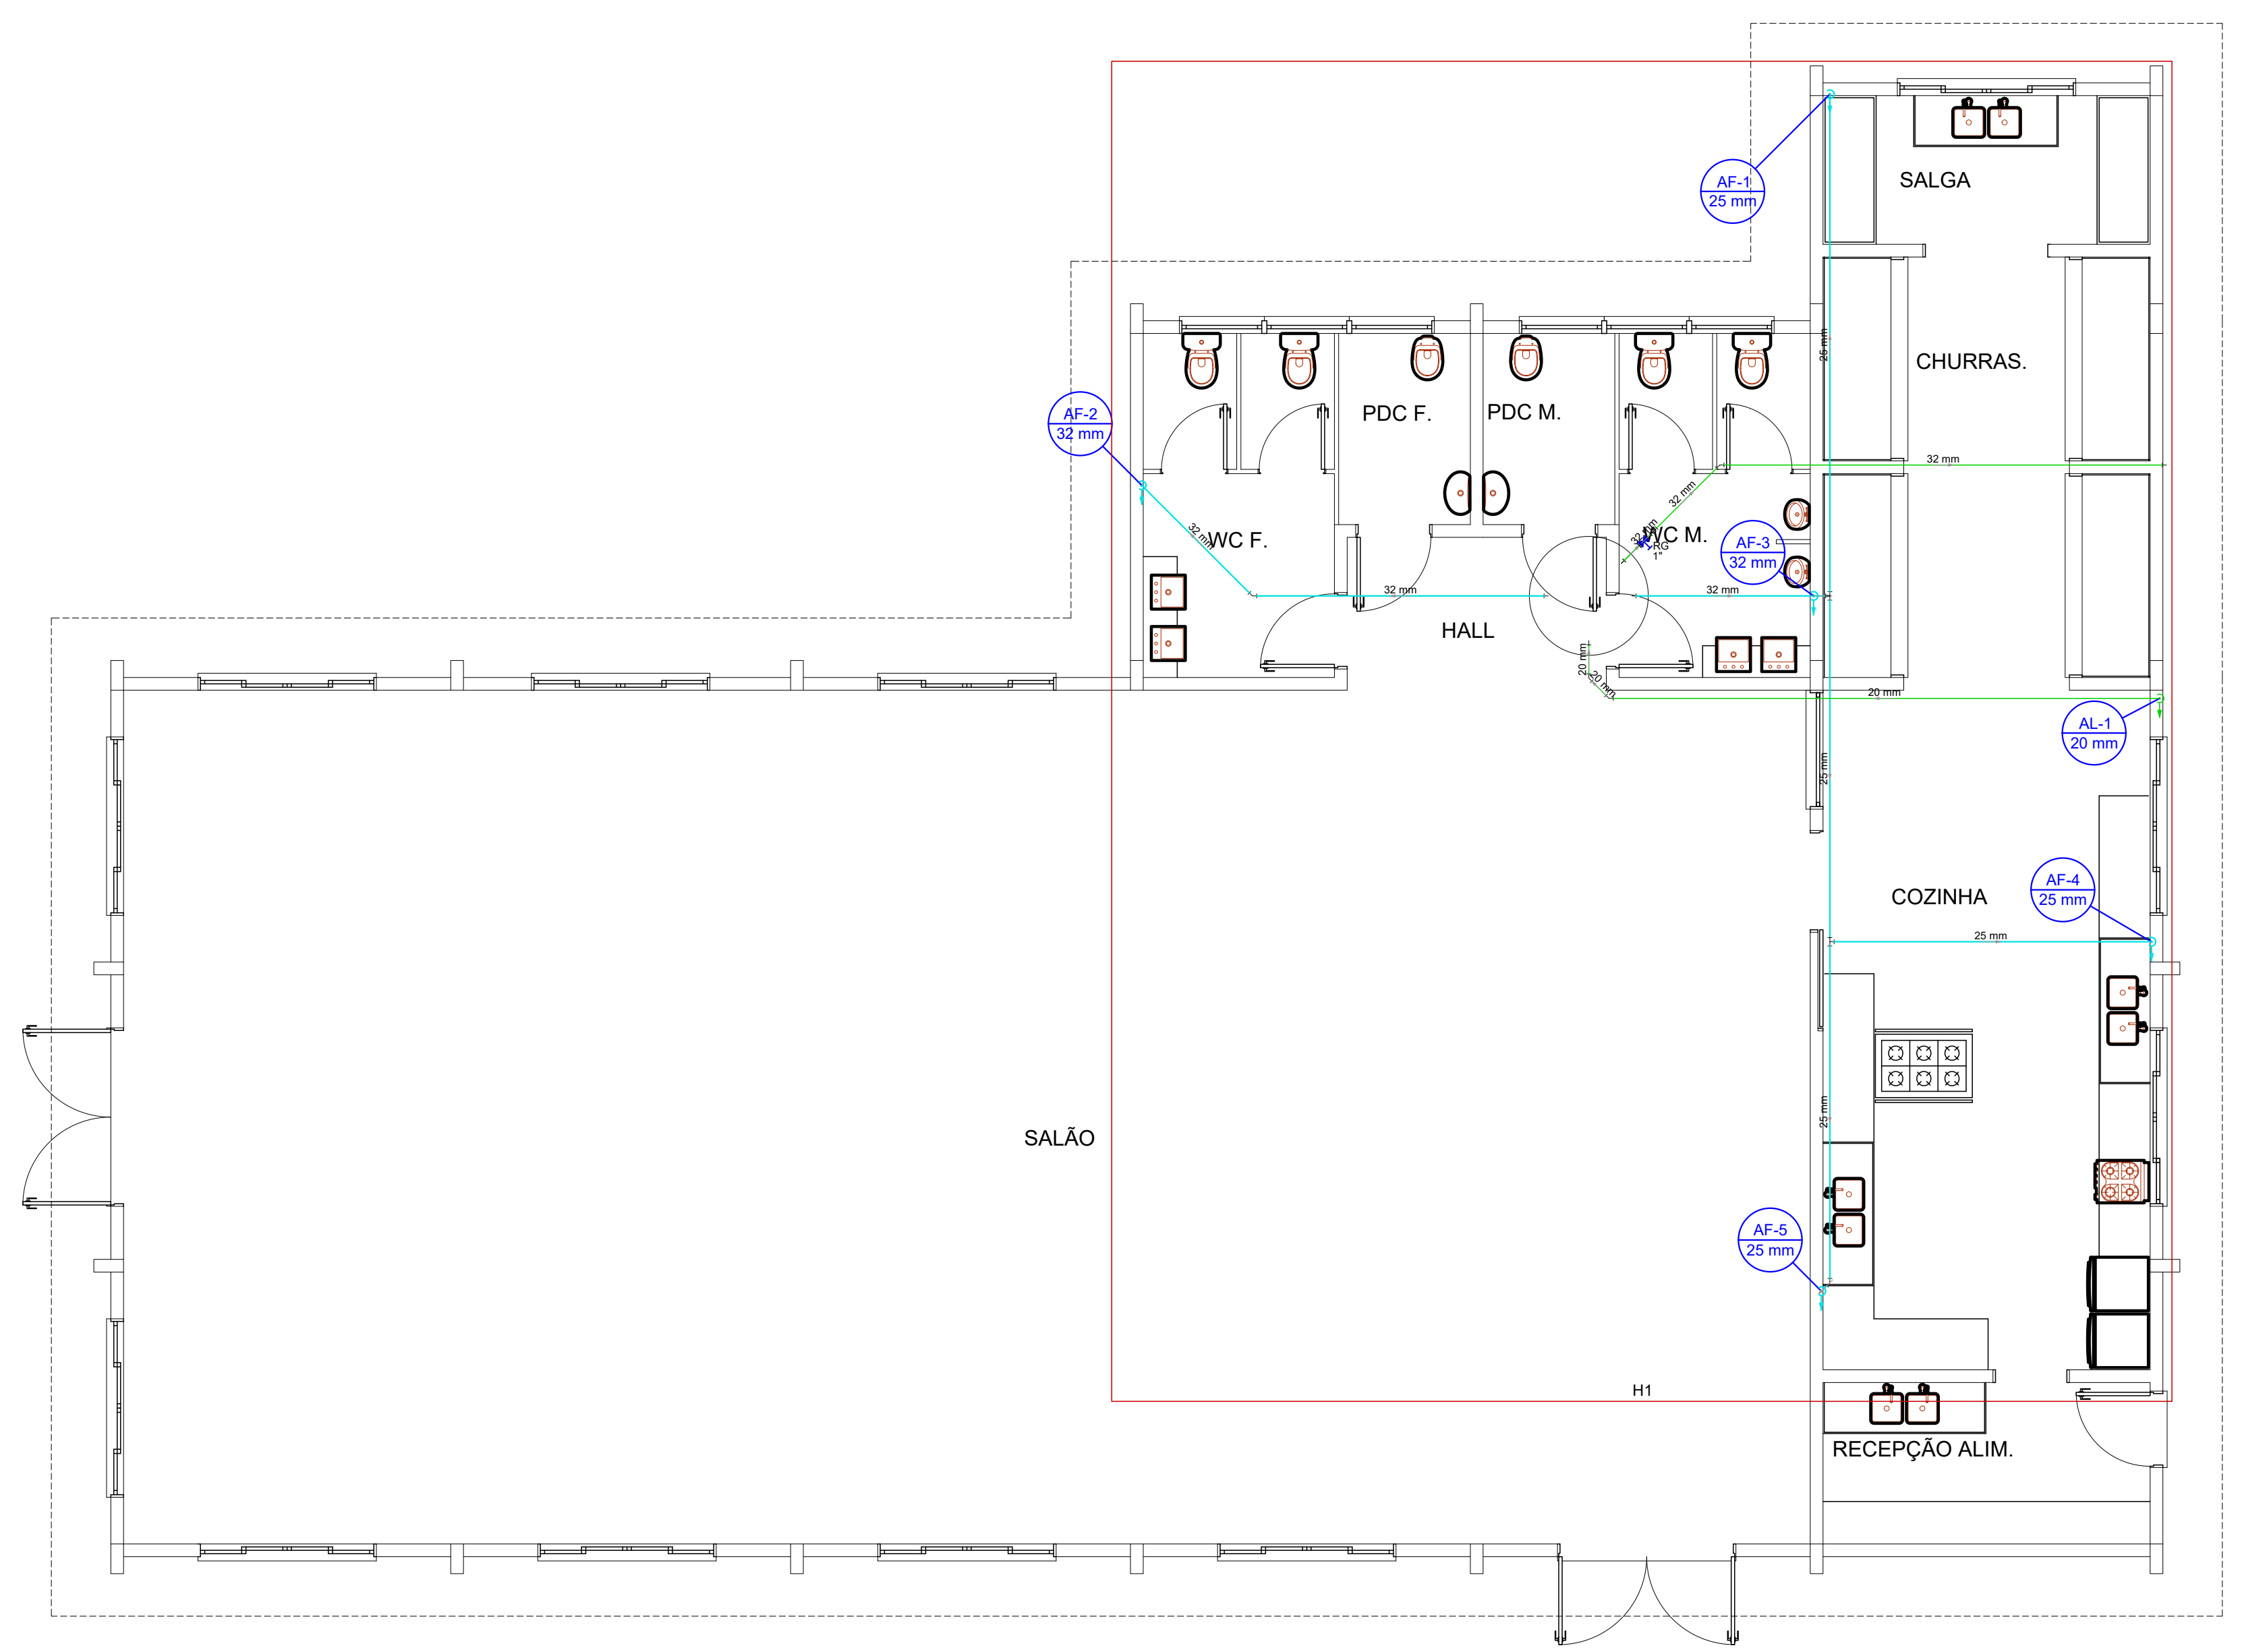

PLANTA BAIXA HIDRÁULICA
PAVIMENTO SUPERIOR
Área: 312,80 m²
Escala: 1:50

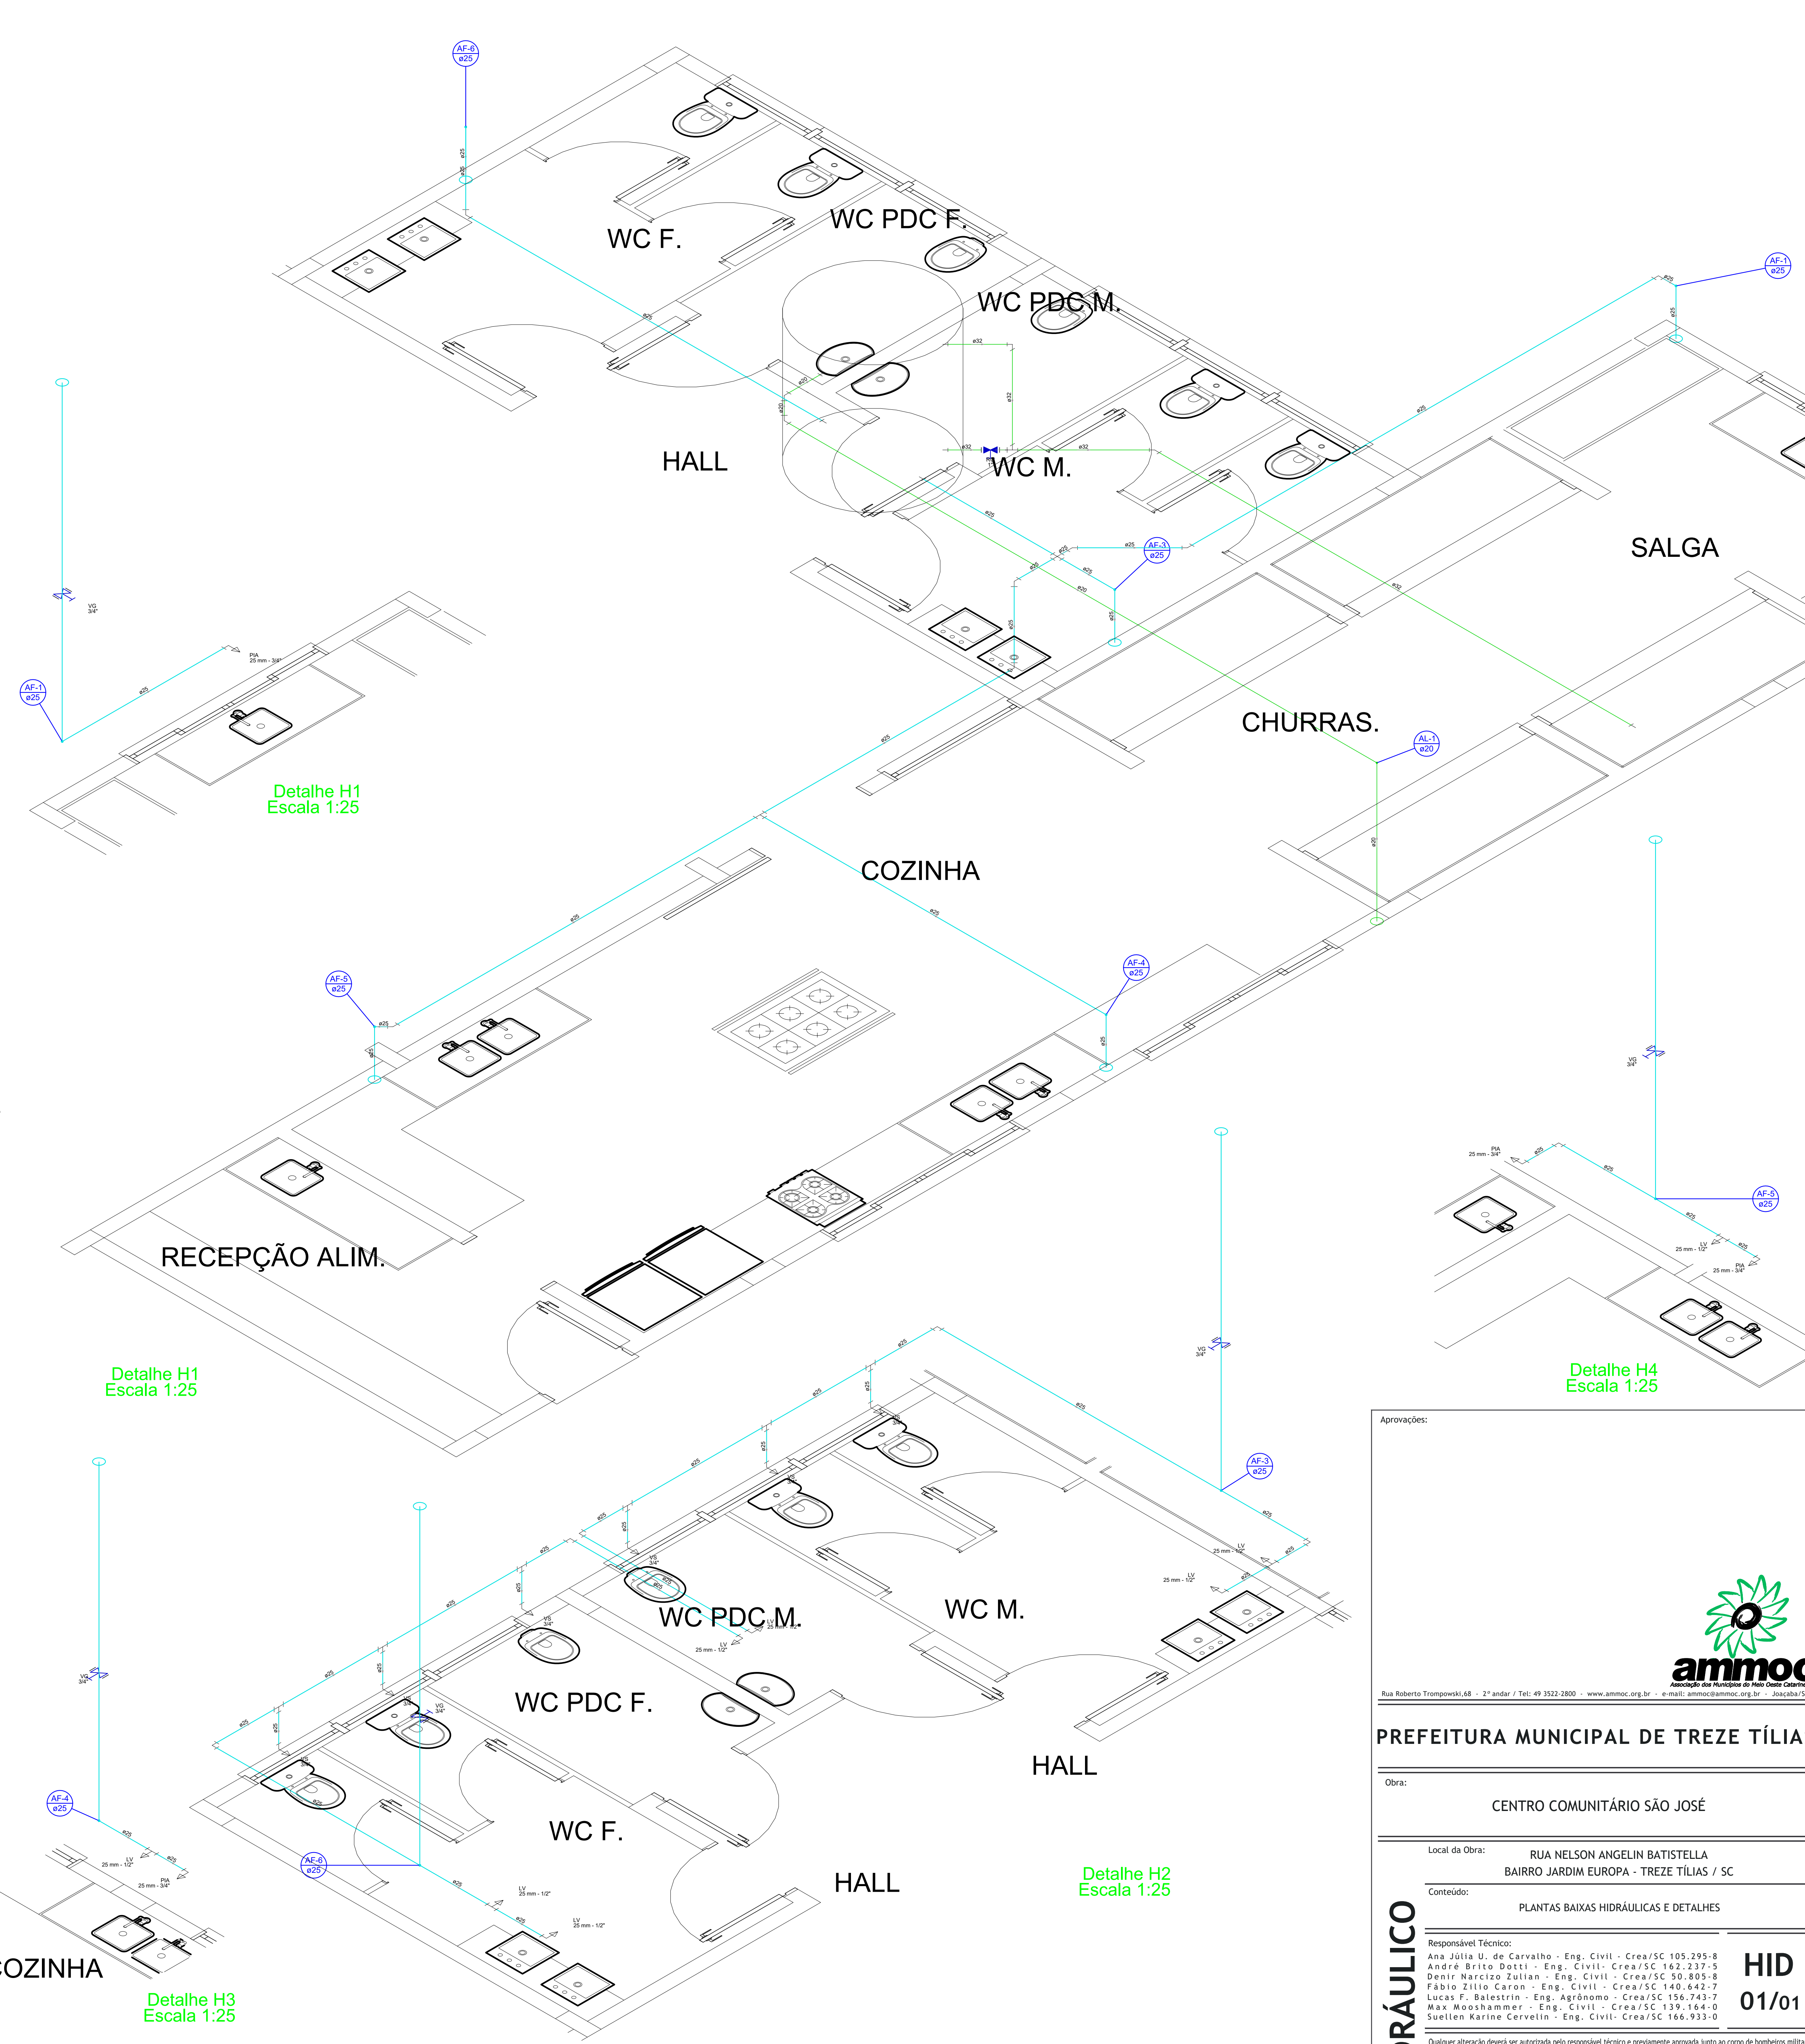

Detalhe H1
Escala 1:25

Detalhe H1
Escala 1:25

Detalhe H3
Escala 1:25

Detalhe H4
Escala 1:25

Detalhe H2
Escala 1:25

Aprovações:

Rua Roberto Trompowski, 68 - 3º andar / Tel: 49 3322-2800 - www.ammoc.org.br - e-mail: ammoc@ammoc.org.br - joakimbar@ammoc.org.br

PREFEITURA MUNICIPAL DE TREZE TÍLIAS

Obra: CENTRO COMUNITÁRIO SÃO JOSÉ

Local da Obra: RUA NELSON ANGELIN BATISTELLA
BAIRRO JARDIM EUROPA - TREZE TÍLIAS / SC

Conteúdo: PLANTAS BAIXAS HIDRÁULICAS E DETALHES

Responsável Técnico:
Ana Júlia U. de Carvalho - Eng. Civil - Crea/SC 105.295-8
André Brito Dotli - Eng. Civil - Crea/SC 192.237-5
Denir Narcizo Zuilan - Eng. Civil - Crea/SC 50.805-8
Fábio Zilio Caron - Eng. Civil - Crea/SC 140.842-7
Lucas F. Balestrin - Eng. Agrônomo - Crea/SC 156.743-7
Max Mooshammer - Eng. Civil - Crea/SC 139.164-0
Suelton Karine Corvelin - Eng. Civil - Crea/SC 166.933-0

HID 01/01

Qualquer alteração deverá ser autorizada pelo responsável técnico e previamente aprovada junto ao corpo de bombeiros militar.

Assinatura Responsável Técnico	Assinatura Prefeitura Municipal
Desenho: André Dotli	Data: Agosto / 2021
Escala: Indicada (s)	Área Total: 266,71 m²