




- LEGENDA**
- Tubulação de esgoto
  - Tubulação pluvial
  - Tubulação Hidráulica (fria) no teto
  - Tubulação Hidráulica (fria) no piso
  - Caixa Sifonada c/ ralo
  - Caixa de Gordura
  - Caixa de Inspeção
  - Caixa Pluvial
  - Coluna de Água Fria
  - Coluna de Água Fria Ascendente
  - Coluna Tubo de Queda
  - Coluna de Ventilação

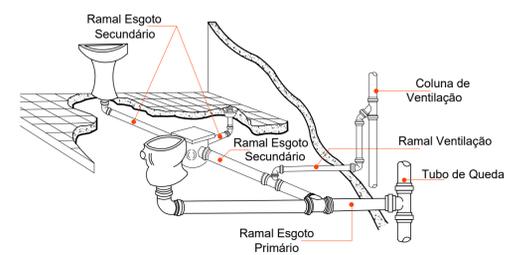

**DETALHE COLUNA DE VENTILAÇÃO**  
Escala Relativa

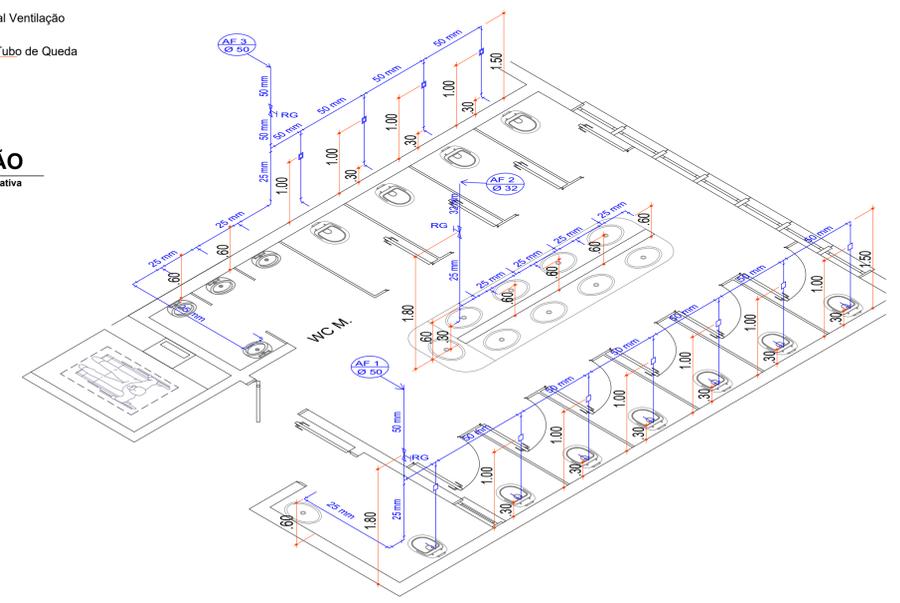

**ISOMÉTRICO WC MASCULINO**

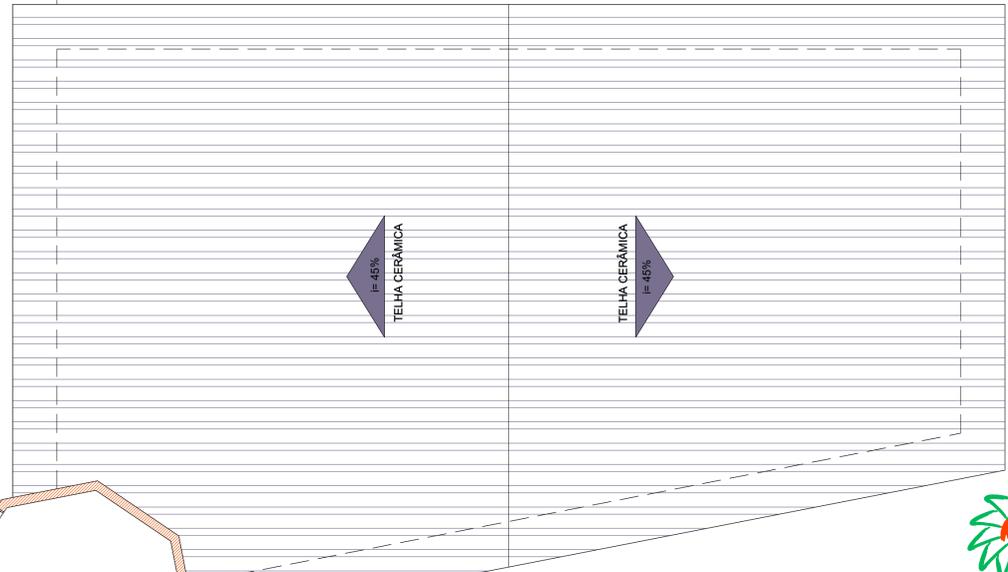

**PLANTA BAIXA PAVTO. SUPERIOR**  
Escala 1:75



**ammoc**  
Associação dos Municípios do Meio Oeste Catarinense  
Rua Roberto Trompowski, 68 2º andar Tel: 49.3522.2800 Fax: 35220235 www.ammoc.com.br e-mail ammoc@ammoc.com.br - JICAÇABA/SC

<b>PREFEITURA MUNICIPAL DE TREZE TÍLIAS</b>	
Obra: <b>ESCOLA MUNICIPAL IRMÃ FILOMENA</b>	Conteúdo:
Referência: <b>PROJETO HIDROSSANITÁRIO</b>	<b>PLANTA BAIXA PAVTO. SUPERIOR</b>
Local da Obra: <b>RUA DR. IVO D'AQUINO</b>	
Quaisquer alterações consulte os responsáveis técnicos	
Assinatura Responsável Técnico	Assinatura Prefeito(a) em Exercício
Projeto: <b>DENIR NARCIZO ZULIAN - ENG. CIVIL - CREA/SC 50.805-8</b> <b>MICHEL ALBERTI - ENG. CIVIL - CREA/SC 80.032-6</b> <b>ANA JÚLIA UNGERICH - ENG. CIVIL-CREA/SC 105.295-8</b>	Prancha: <b>HID 02/04</b>
Desenho: <b>ANDRÉ BEAL</b>	Data: <b>MAIO / 2018</b>
Escala: <b>INDICADA(S)</b>	Área Total: