


- 1 - CURVA 90 SOLDÁVEL 25mm.
- 2 - ADAPTADOR C/ FLANGES LIVRES P/ CAIXA D'AGUA 25mm x 3/4".
- 3 - LUVA COM ROSCA 3/4".
- 4 - BUCHA DE REDUÇÃO C/ ROSCA 3/4"x 1/2".
- 5 - TORNEIRA-BÓIA 1/2".
- 6 - TUBO SOLDÁVEL 25mm.
- 7 - JOELHO 90 SOLDÁVEL 25mm.
- 8 - TE 90 SOLDÁVEL 32mm.
- 9 - ADAPTADOR SOLDÁVEL CURTO C/ BOLSA E ROSCA P/REGISTRO 32mmx1
- 10 - TUBO SOLDÁVEL 32mm.
- 11 - ADAPTADOR C/ FLANGES LIVRES PARA CAIXA D'AGUA 32mm x 1".
- 12 - JOELHO 90 SOLDÁVEL 32mm.

**RESERVATÓRIO**

NOTA:  
Dimensionamento do Reservatório  
Conforme Melo e Netto, 1988 em Escolas recomenda-se de 10 a 30l de água de consumo médio por aluno, portanto temos:  
Aproximadamente 1.250 usuários quando todas as etapas da escola estiverem concluídas.  
1250 usuários x 20l = 25.000 litros + RT1 15.000 litros = 40.000l

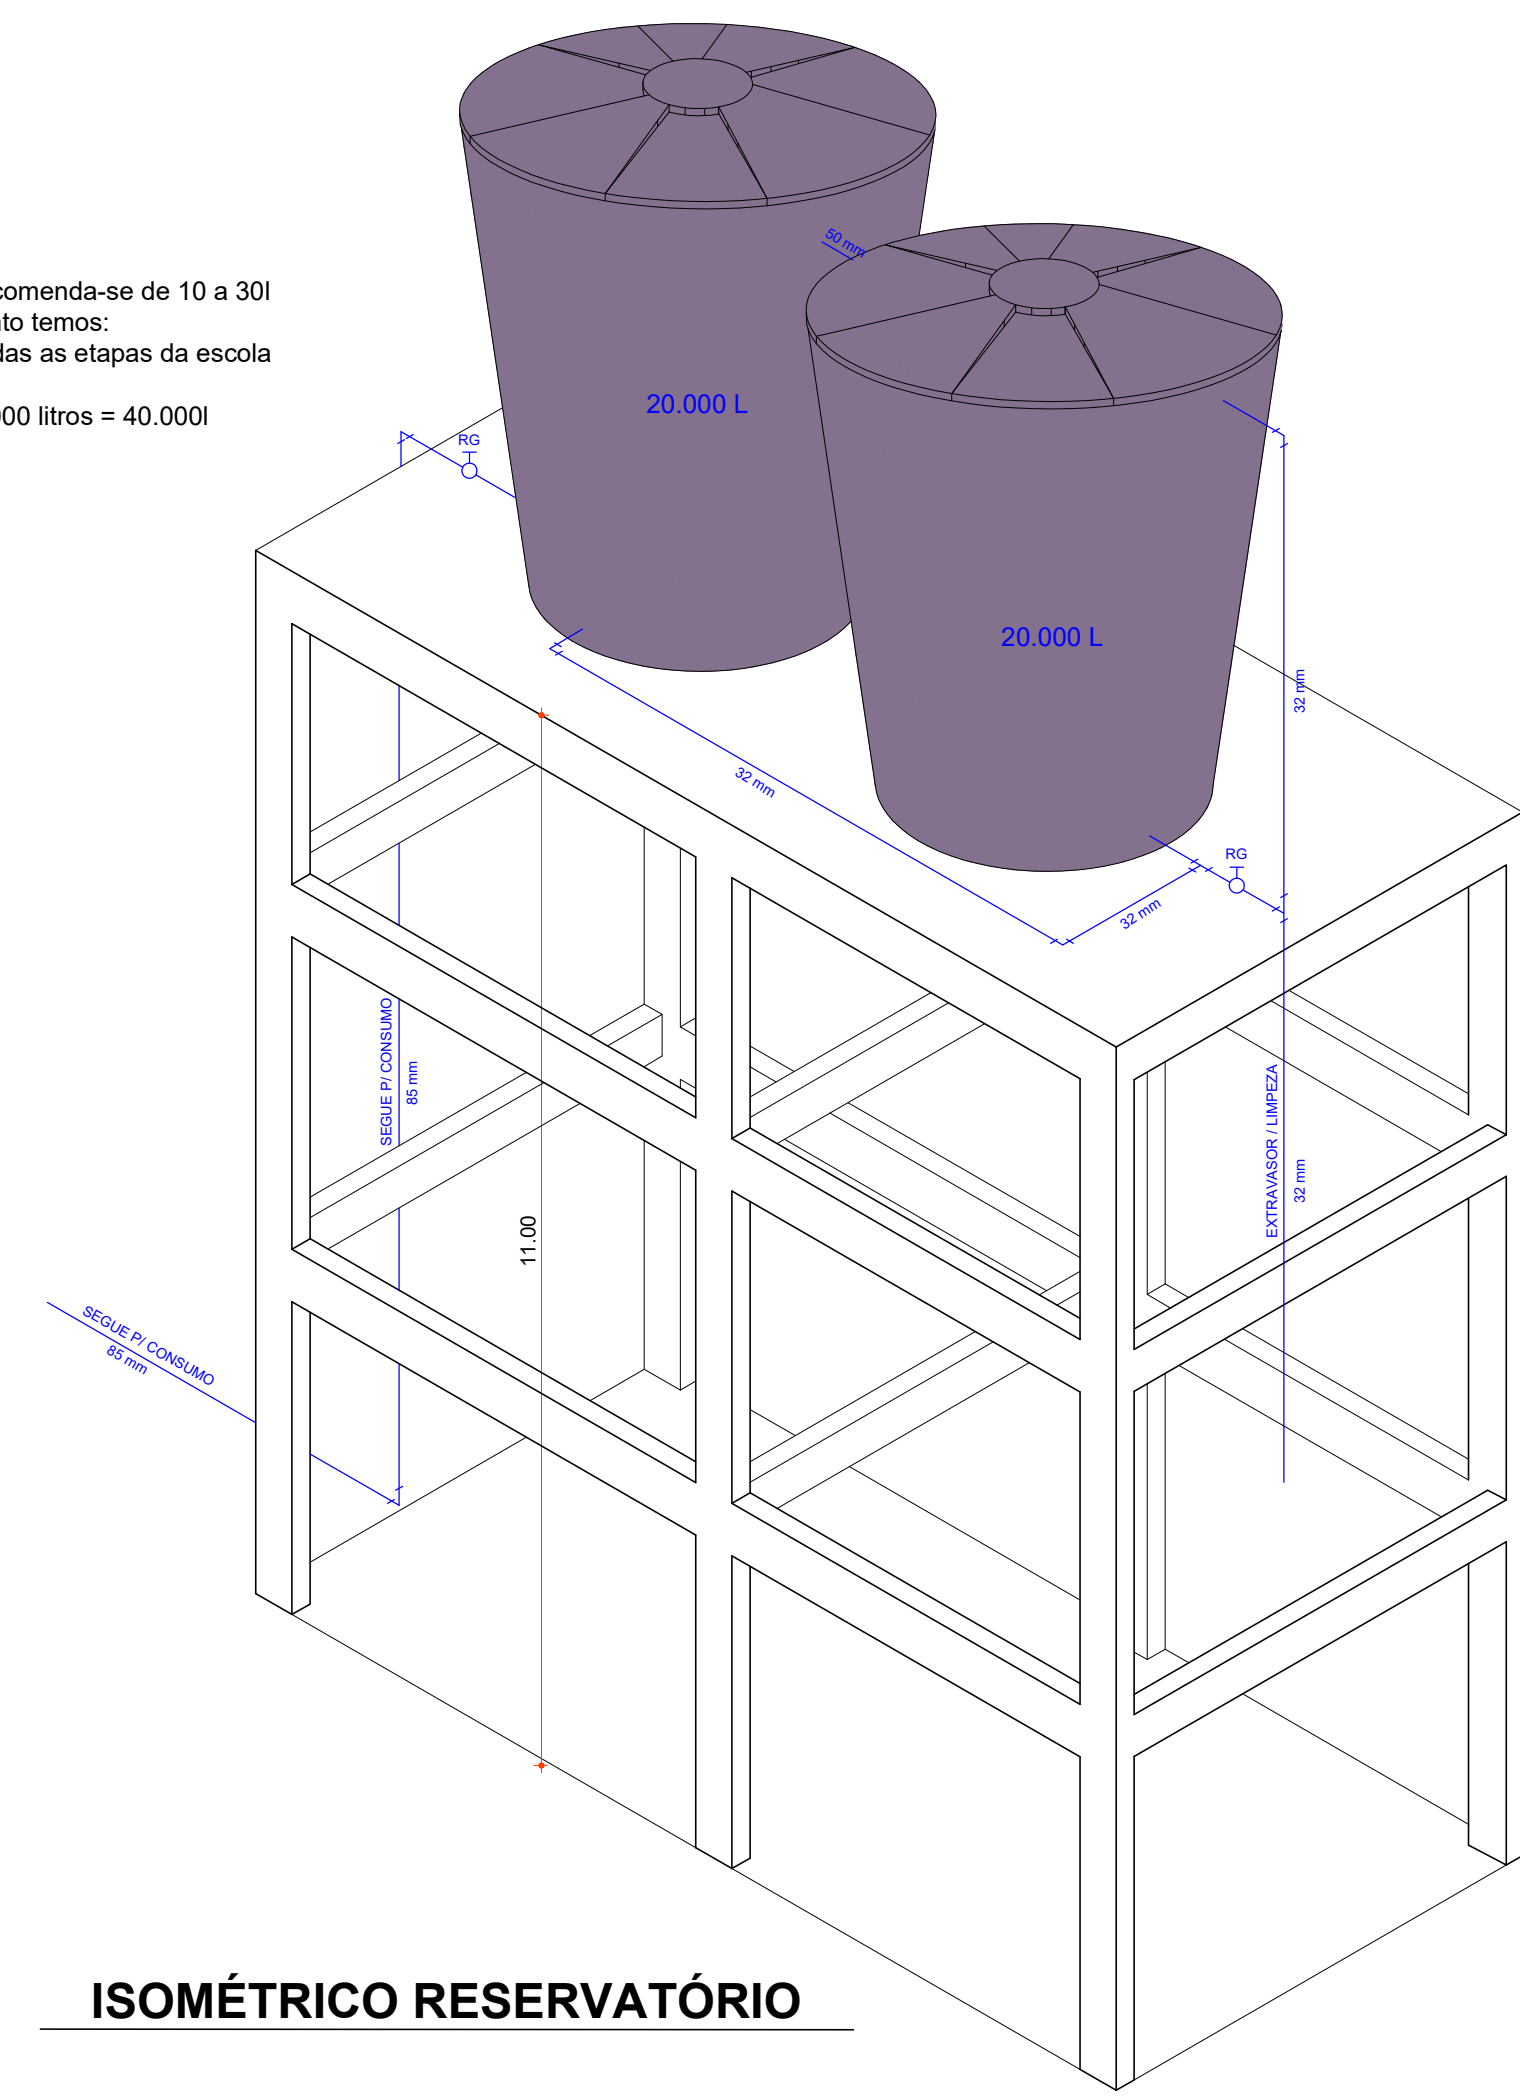

**ISOMÉTRICO RESERVATÓRIO**

**PLANTA DE COBERTURA**  
Escala 1:75



**ammoc**  
Associação dos Municípios do Meio Oeste Catarinense  
Rua Roberto Trompowski 68 2º andar Tel: 49 3522.2800 Fax: 35220235 www.ammoc.com.br e-mail: ammoc@ammoc.com.br - JUAZINA SC

<b>PREFEITURA MUNICIPAL DE TREZE TÍLIAS</b>	
Obra: <b>ESCOLA MUNICIPAL IRMÃ FILOMENA</b>	Conteúdo: <b>PLANTA BAIXA COBERTURA</b>
Referência: <b>PROJETO HIDROSSANITÁRIO</b>	
Local da Obra: <b>RUA DR. IVO D'AQUINO</b>	
Quaisquer alterações consulte os responsáveis técnicos	
Assinatura Responsável Técnico	Assinatura Prefeito(a) em Exercício
Projeto: <b>DENIR NARCIZO ZULIAN - ENG. CIVIL - CREA/SC 50.805-8</b> <b>MICHEL ALBERTI - ENG. CIVIL - CREA/SC 80.032-6</b> <b>ANA JÚLIA UNGERICH - ENG. CIVIL-CREA/SC 105.295-8</b>	
Desenho: <b>ANDRÉ BEAL</b>	Data: <b>FEVEREIRO / 2017</b> Escala: <b>INDICADA(S)</b> Área Total: <b>6.836,39 m²</b>

**HID**  
**03/04**