




PLANTA DE COBERTURA
Escala 1:75

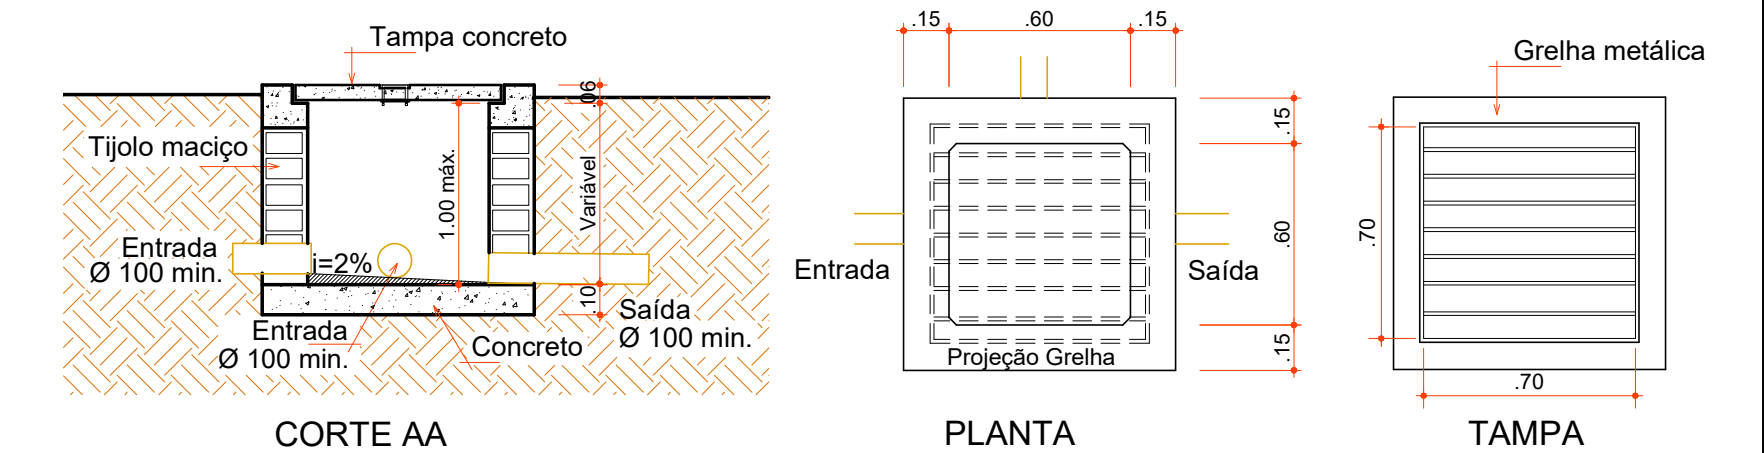


DETALHE CAIXA DE PASSAGEM
Escala 1:25

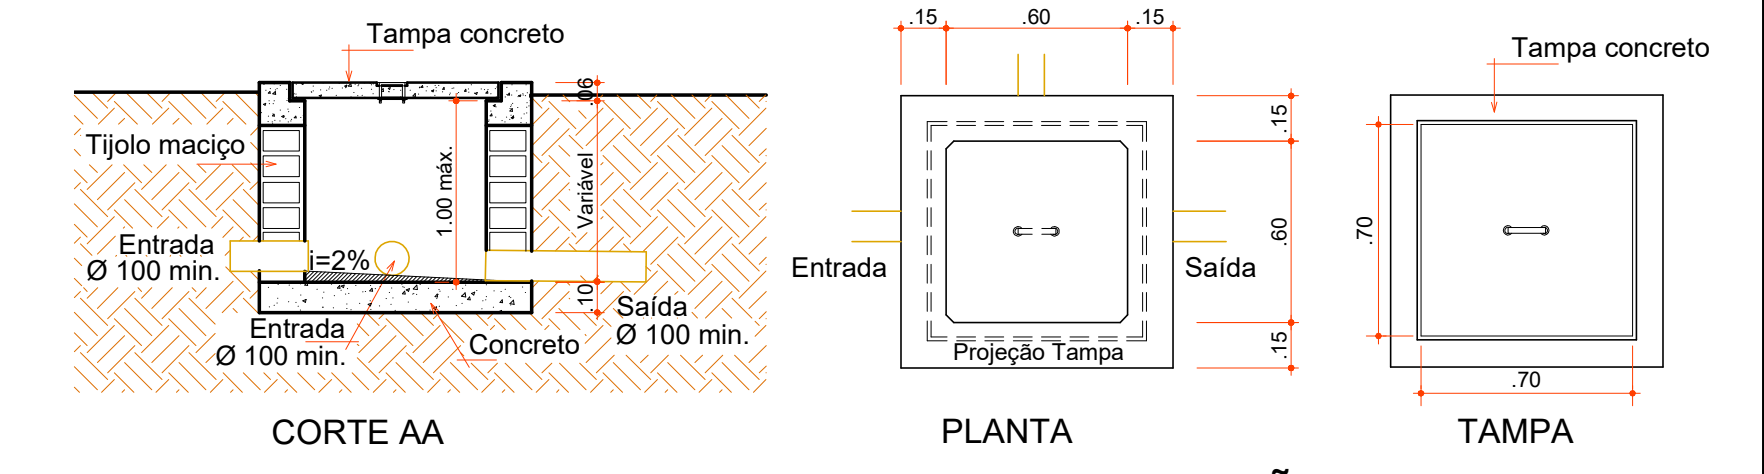

DETALHE CAIXA DE INSPEÇÃO
Escala 1:25

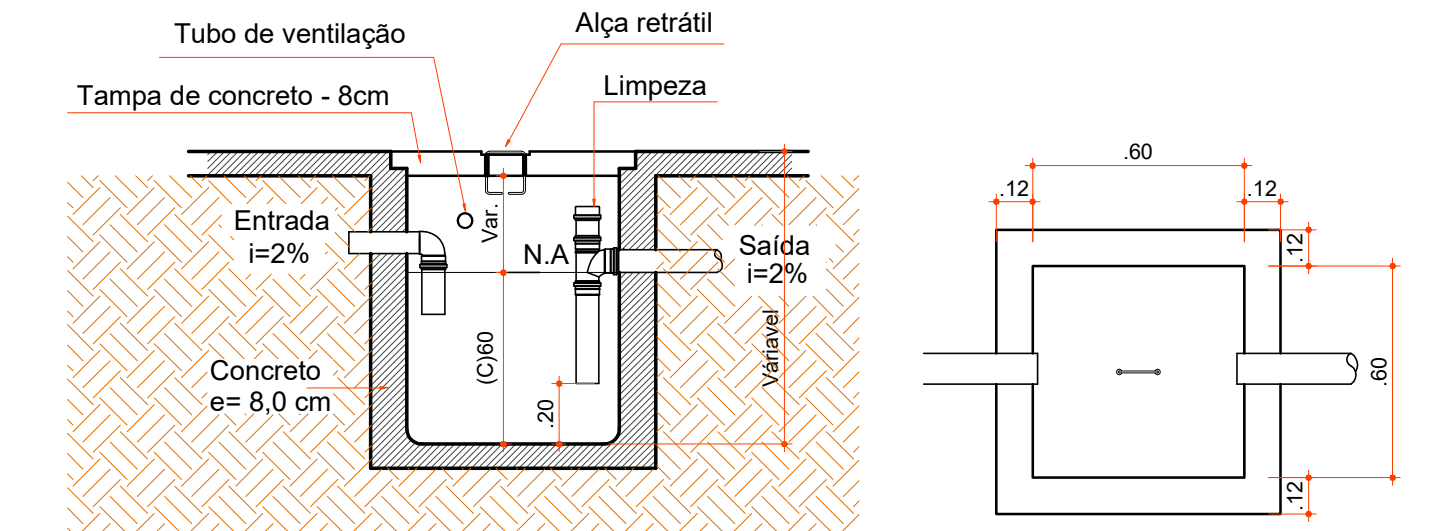


DETALHE CAIXA DE GORDURA
Escala 1:25

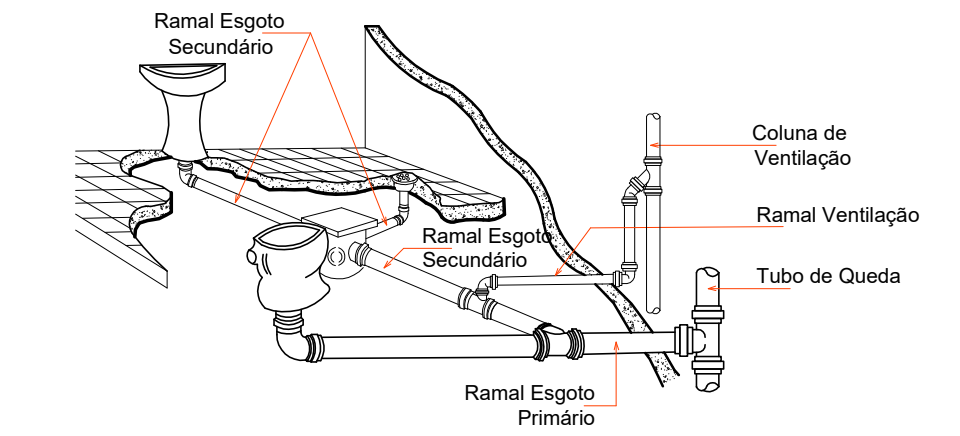

DETALHE COLUNA DE VENTILAÇÃO
Escala 1:33

LEGENDA

- Tubulação Água Fria
- - - Tubulação Água Fria na parede
- Tubulação de Esgoto
- Tubulação Água Pluvial
- Ralo seco
- Caixa Sifonada c/ ralo
- Caixa de Inspeção
- Caixa de Passagem
- Coluna de Água Fria
- Coluna de Água Pluvial
- Coluna de Ventilação

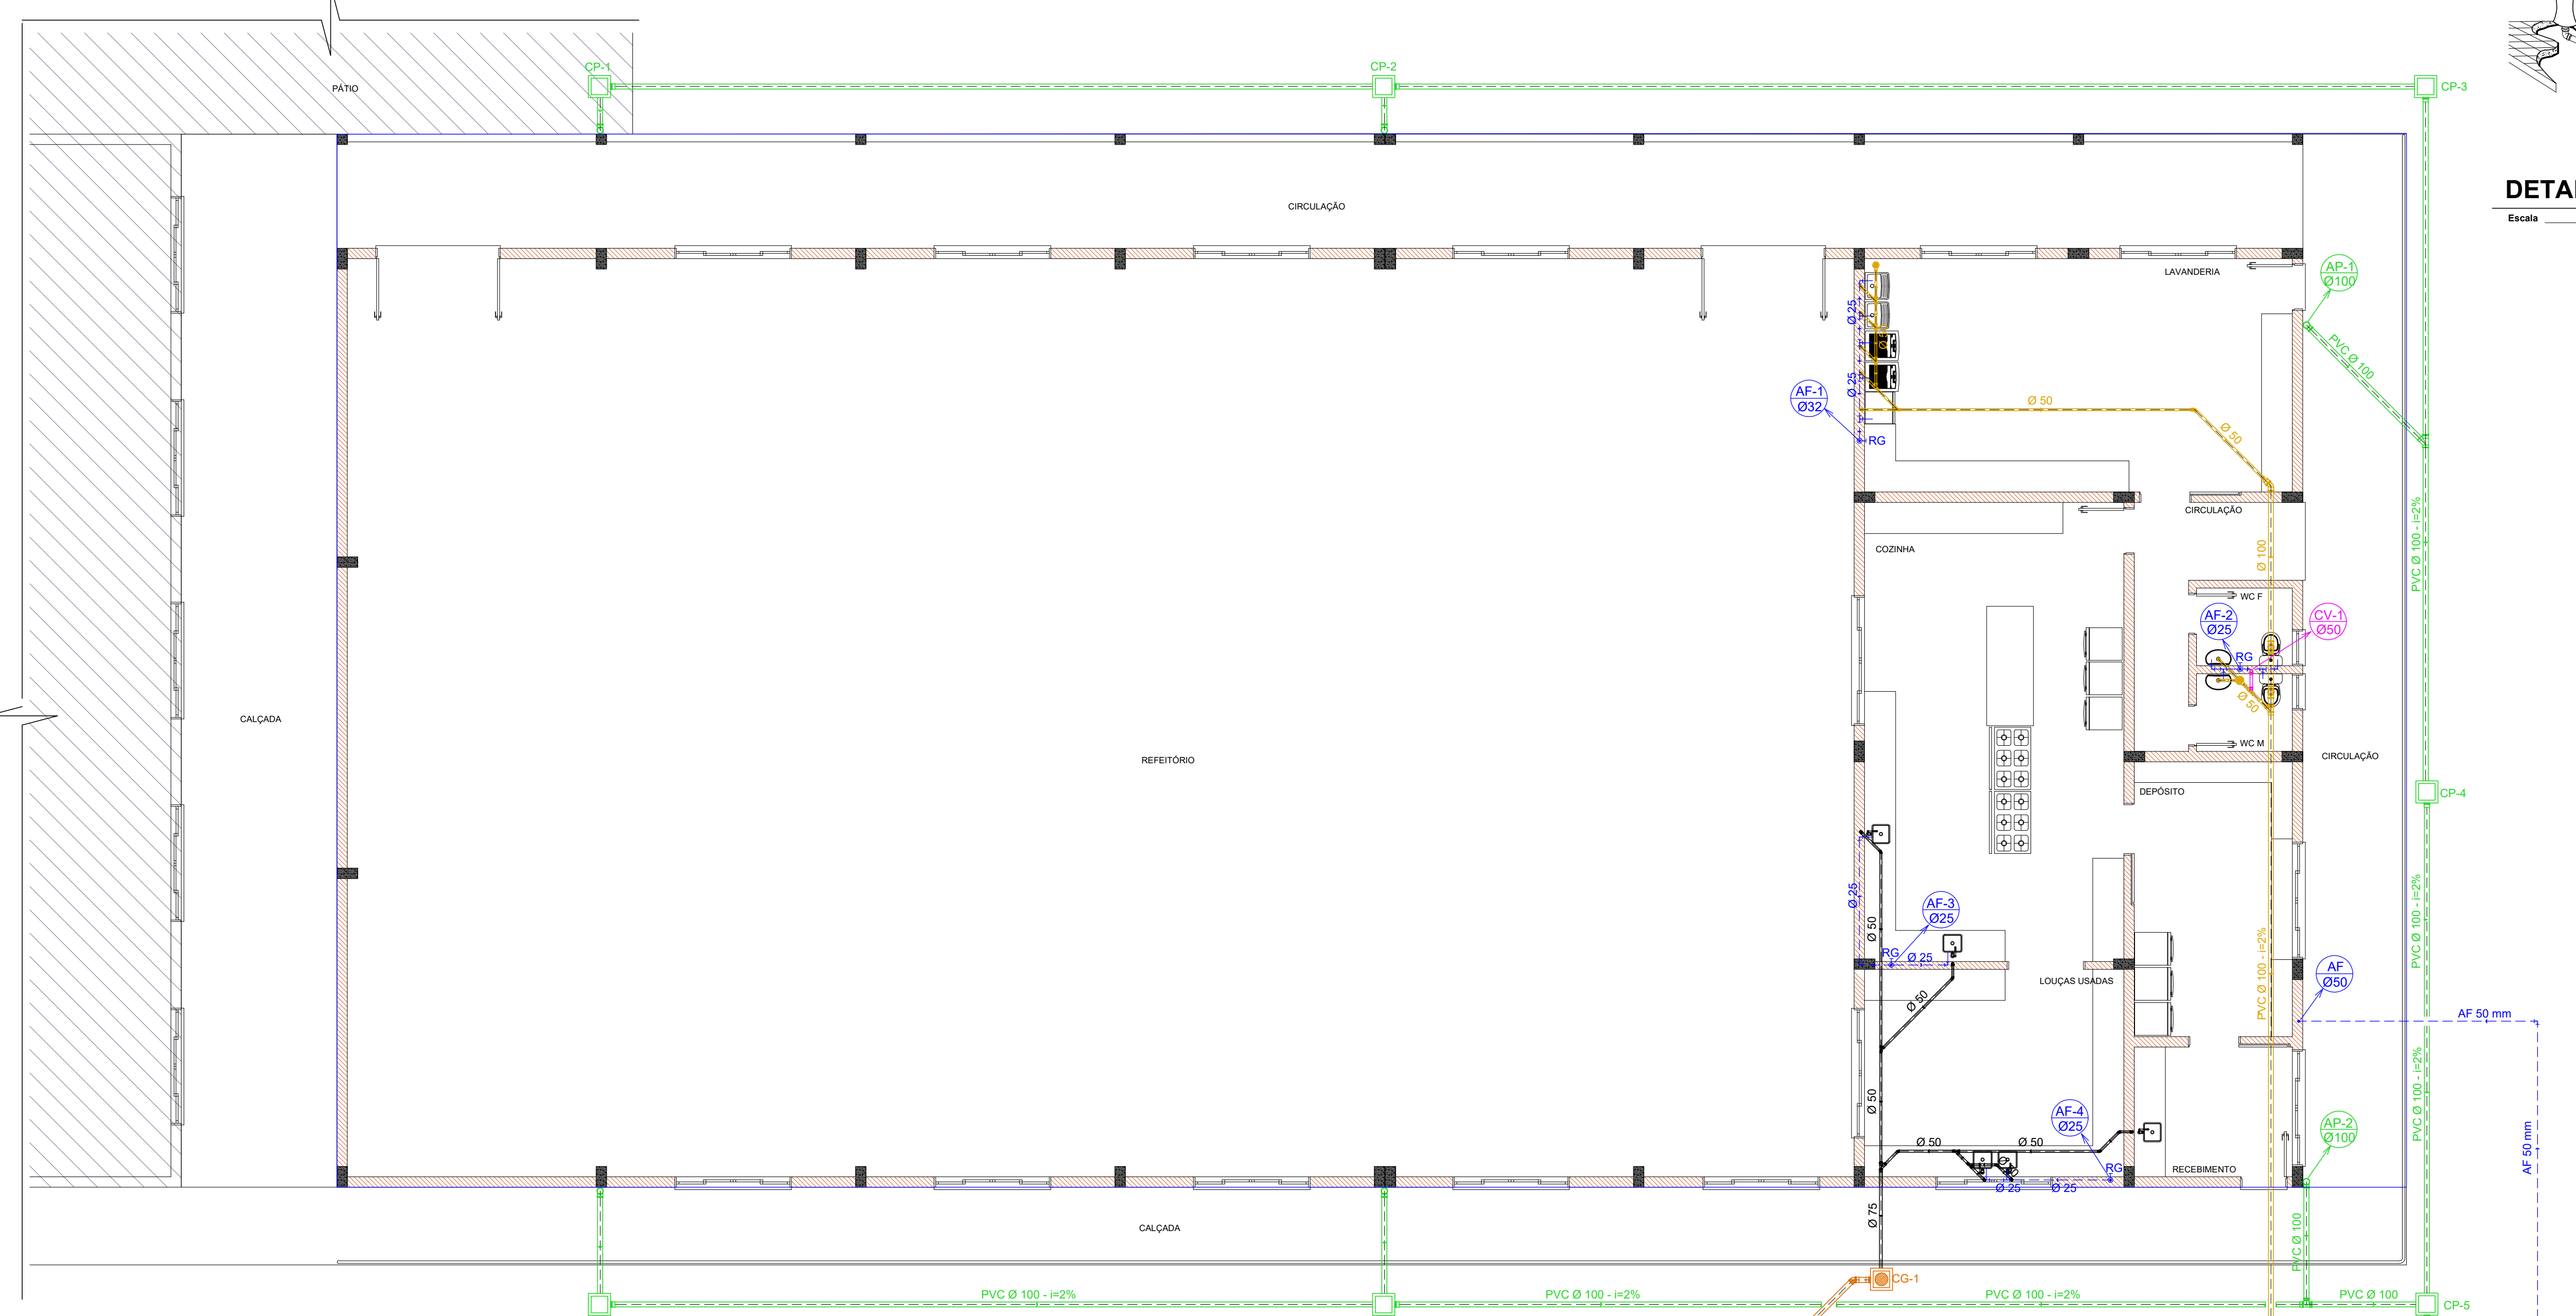

PLANTA BAIXA
Escala 1:75

Aprovações:

AMMOC
Rua Roberto Trompowski, 68 - 2º andar / Tel: 49 3522-2800 - www.ammoc.org.br - e-mail: ammoc@ammoc.org.br - Joaçaba/SC

PREFEITURA MUNICIPAL DE TREZE TÍLIAS

Obra:
2ª ETAPA - ESCOLA MUNICIPAL IRMÃ FILOMENA RABELO

Local da Obra:
RUA DR. IVO D'AQUINO - CENTRO - TREZE TÍLIAS - SC

Conteúdo:
**PLANTA BAIXA
PLANTA DE COBERTURA
DETALHES CONSTRUTIVOS**

Responsável Técnico:
Ana Júlia U. de Carvalho - Eng. Civil - Crea/SC 105.295-8
André Brito Dotti - Eng. Civil - Crea/SC 162.237-5
Denir Narcizo Zulian - Eng. Civil - Crea/SC 50.805-8
Fábio Zilio Caron - Eng. Civil - Crea/SC 140.642-7
Lucas F. Balestrin - Eng. Agrônomo - Crea/SC 1156.743-7
Max Mooshammer - Eng. Civil - Crea/SC 139.164-0
Suelten Karine Cervelin - Eng. Civil - Crea/SC 166.933-0

Quaisquer alterações consulte os responsáveis técnicos:

Assinatura Responsável Técnico

Assinatura Prefeito(a) Municipal

Desenho: André Beal Data: Agosto / 2021 Escala: Indicada (s) Área Total: 810,03 m²

HID
ÚNICA